


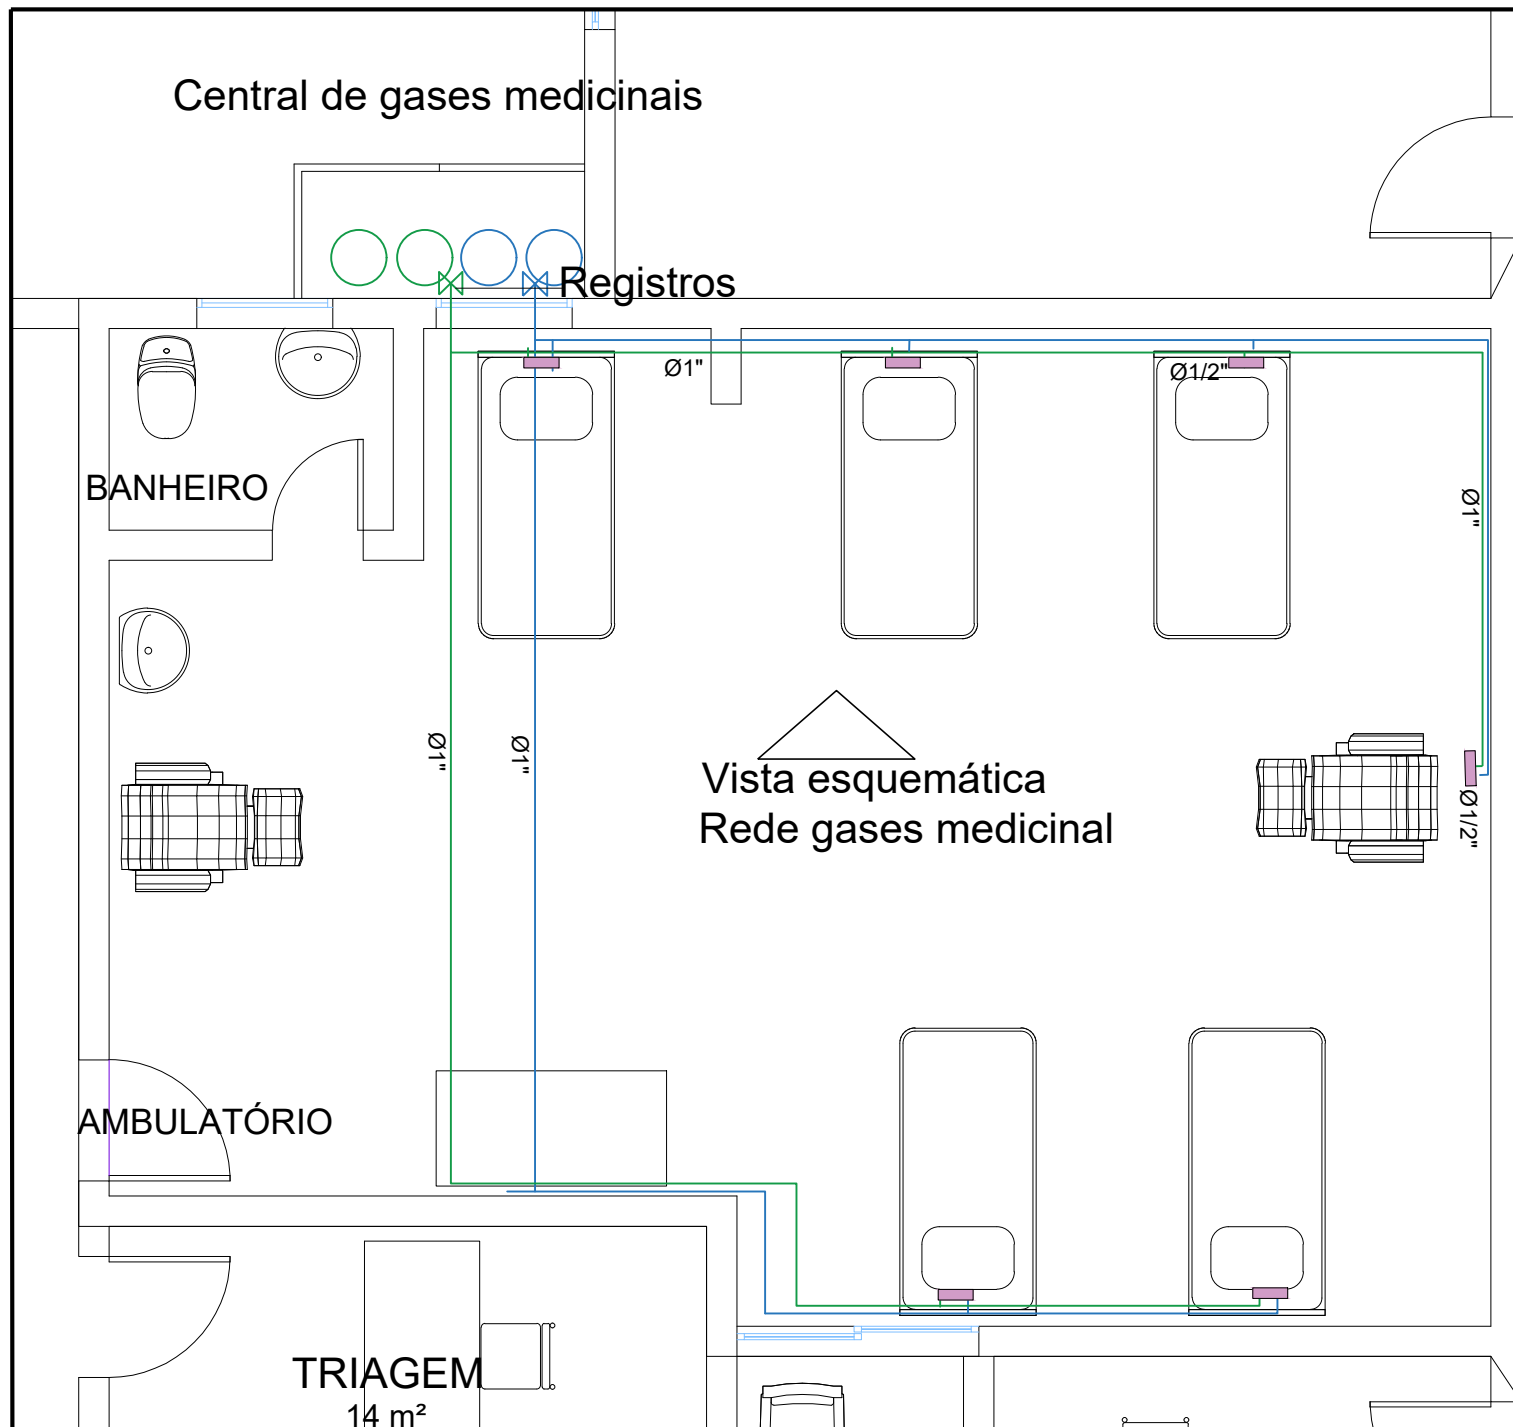


1 **Planta Baixa**
Escala: 1/50

LEGENDA

- oxigênio
- ar comprimido
- régua consumo
- registro pressão

Cir

1

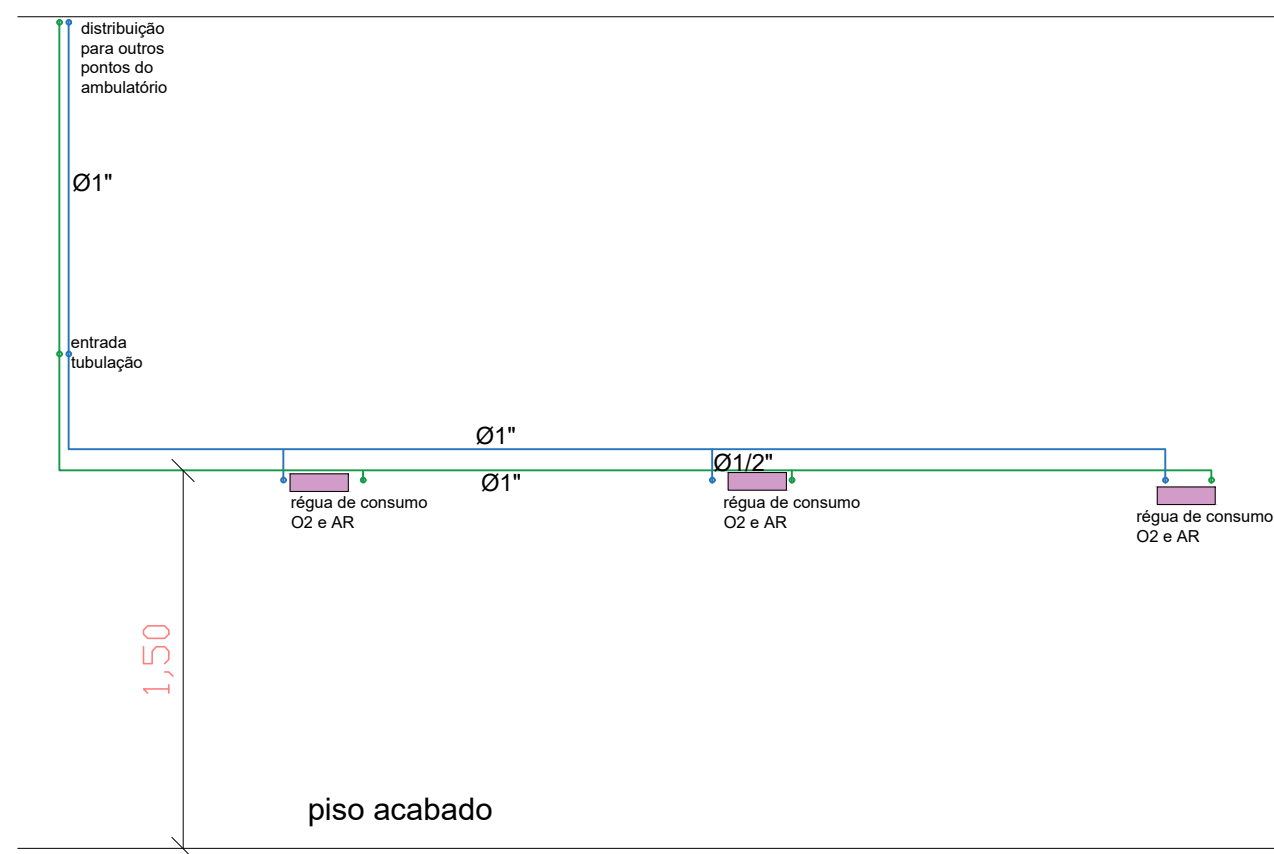

Vista esquemática
Rede gases medicinal

			Responsável Técnico Eng. Civil Daniela Tonial Cattani CREA RS 187.228 Todos os direitos Reservados ao autor do projeto conforme lei federal nº 5194/66	
Projeto: REDE DE GASES MEDICINAIS - AMBULATÓRIO				
Proprietário: PREFEITURA MUNICIPAL DE QUATRO IRMÃOS				
Obra: REFORMA E AMPLIAÇÃO DA UBS				
Local: Rua LEÃO KIWITKO - CENTRO- QUATRO IRMÃOS - RS				
Área	Escala	Data	Desenho	Prancha N°
62,00 m²	1/50	AGOSTO/2022	DANIELA	04
Rua Alexandre Bramatti 1528 Getulio Vargas RS CEP 99.900-000 Fone: 54 3341-3231				